

COMUNE DI COPERTINO
PROVINCIA DI LECCE

LAVORI DI MANUTENZIONE ED ADEGUAMENTO NORMATIVO
DELL'ISTITUTO SCOLASTICO
"San Giuseppe da Copertino"
3°COMPRESIVO
Via FATIMA

Interventi di Risanamento e riqualificazione dell'edilizio
infrastrutturare degli edifici scolastici oggetto delibera GPR
n.170512

PROGETTO ESECUTIVO

IMPIANTI
ELETTRICO

INSTALLAZIONE
APPARECCHI DI ILLUMINAZIONE
ED ORGANI DI COMANDO
PIANTA PIANO TERRA
PIANTA PIANO PRIMO

SCALA:1/100


TAV.

5.2.2


RESPONSABILE DEL PROCEDIMENTO:
ARCH. Barbara MIGLIETTA

PROGETTO:
ARCH.Salvatore MARGIOTTA
ORDINE DI LECCE n.533

{LEGENDA}	
	{Quadro elettrico di distribuzione}
	{Plafondiera P 40 2x36 W}
	{Apparecchio di illuminazione con lampade fluorescenti lineari 4x18 W}
	{Apparecchio di illuminazione con lampade fluorescenti tipo PL 1x26 W}
	{Apparecchio automatizzato per illuminazione di sicurezza con lampade fluorescenti lineari da 20 W P 40 per interno P50 per esterno}
	{Interruttore unipolare}
	{Pressa serie di vite tipo UNEI}
	{Pulsante a tirante per allarme bagno}
	{Segnalazione acustico luminosa per allarme bagno}
	{Plafondiera tipo "TAMM" a led da 80 W}

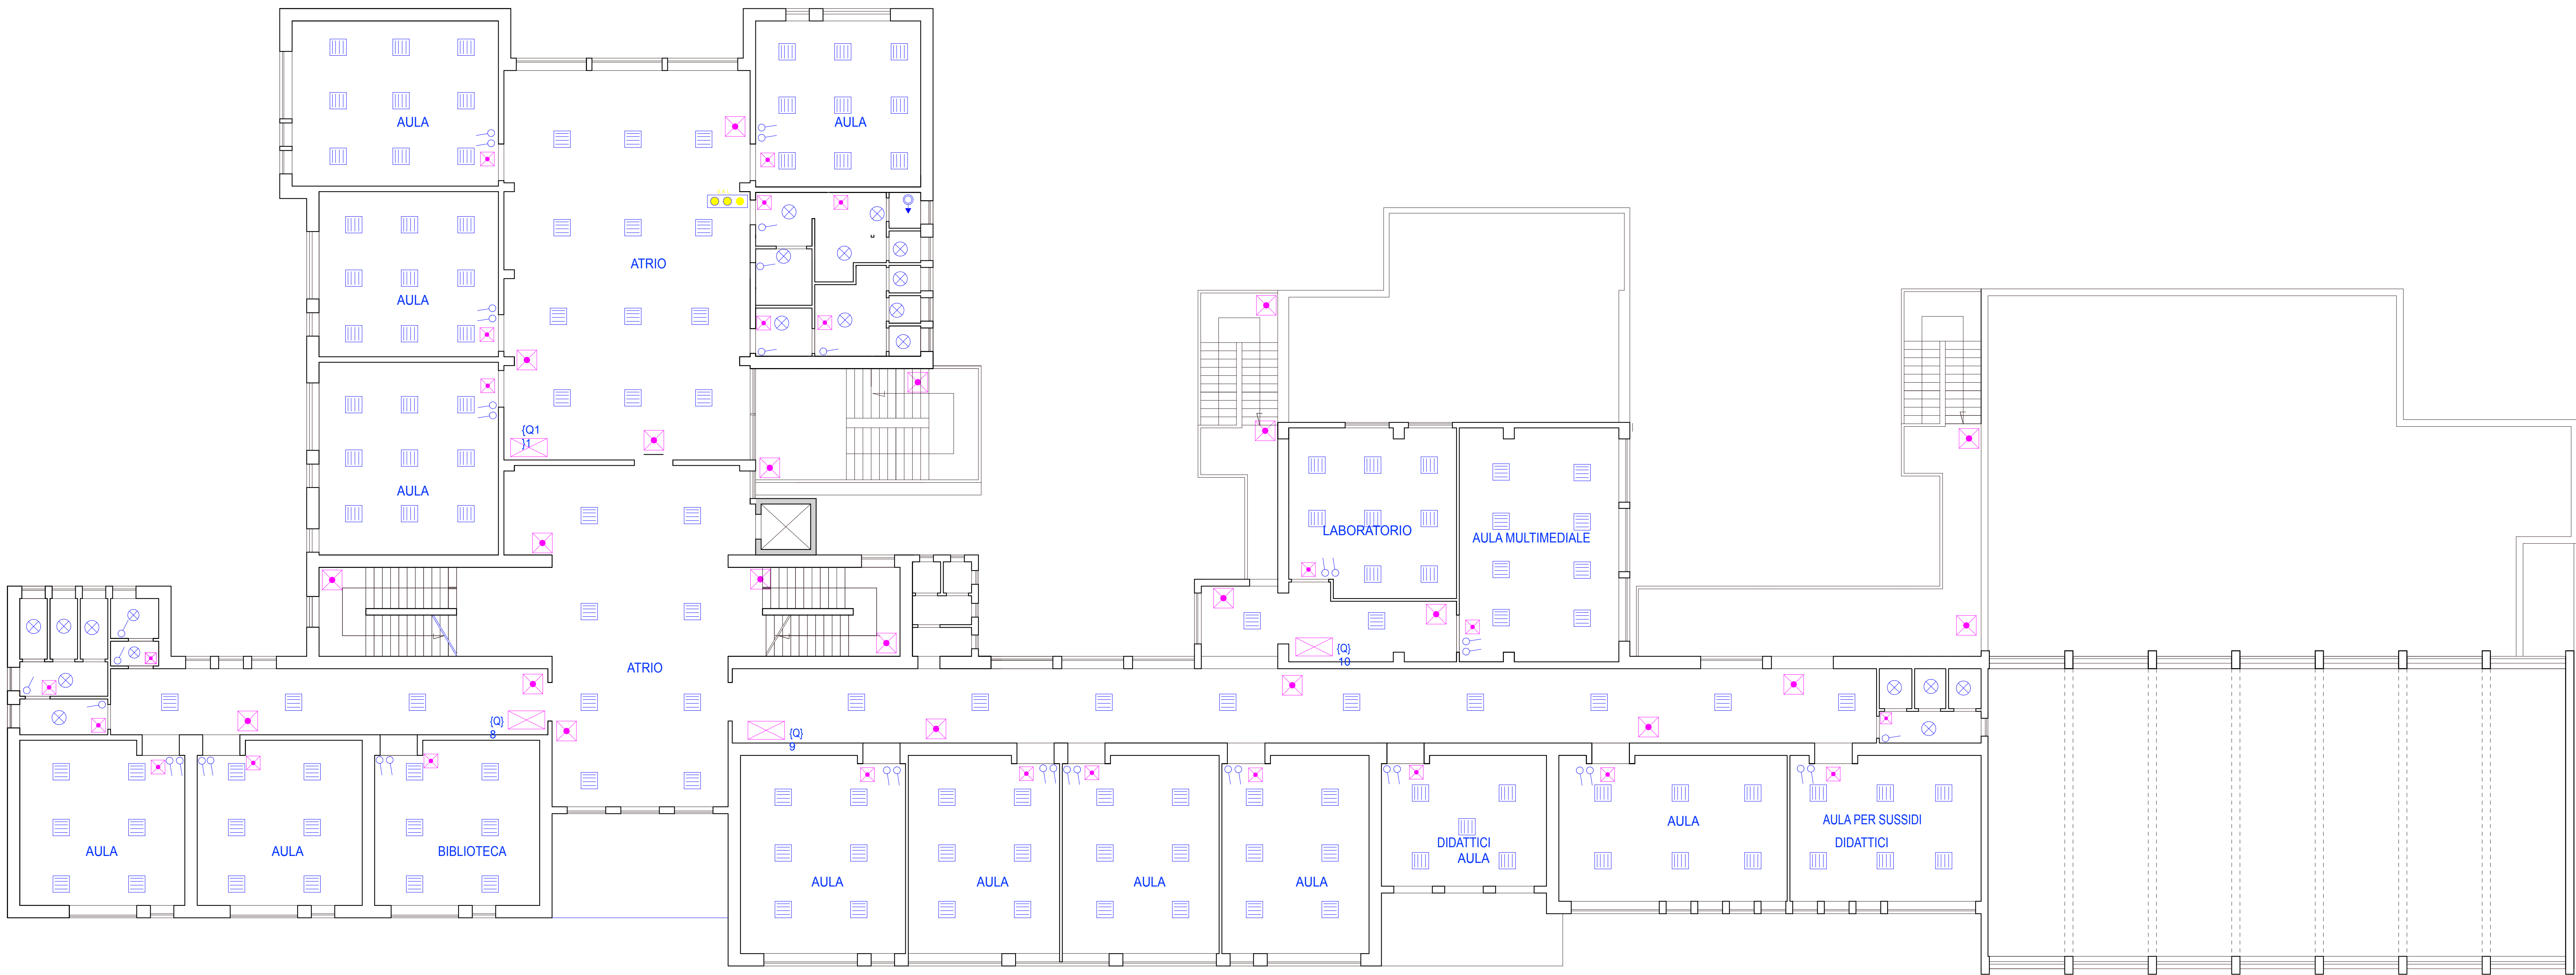

PIANTA PIANO PRIMO rappr. 1:100

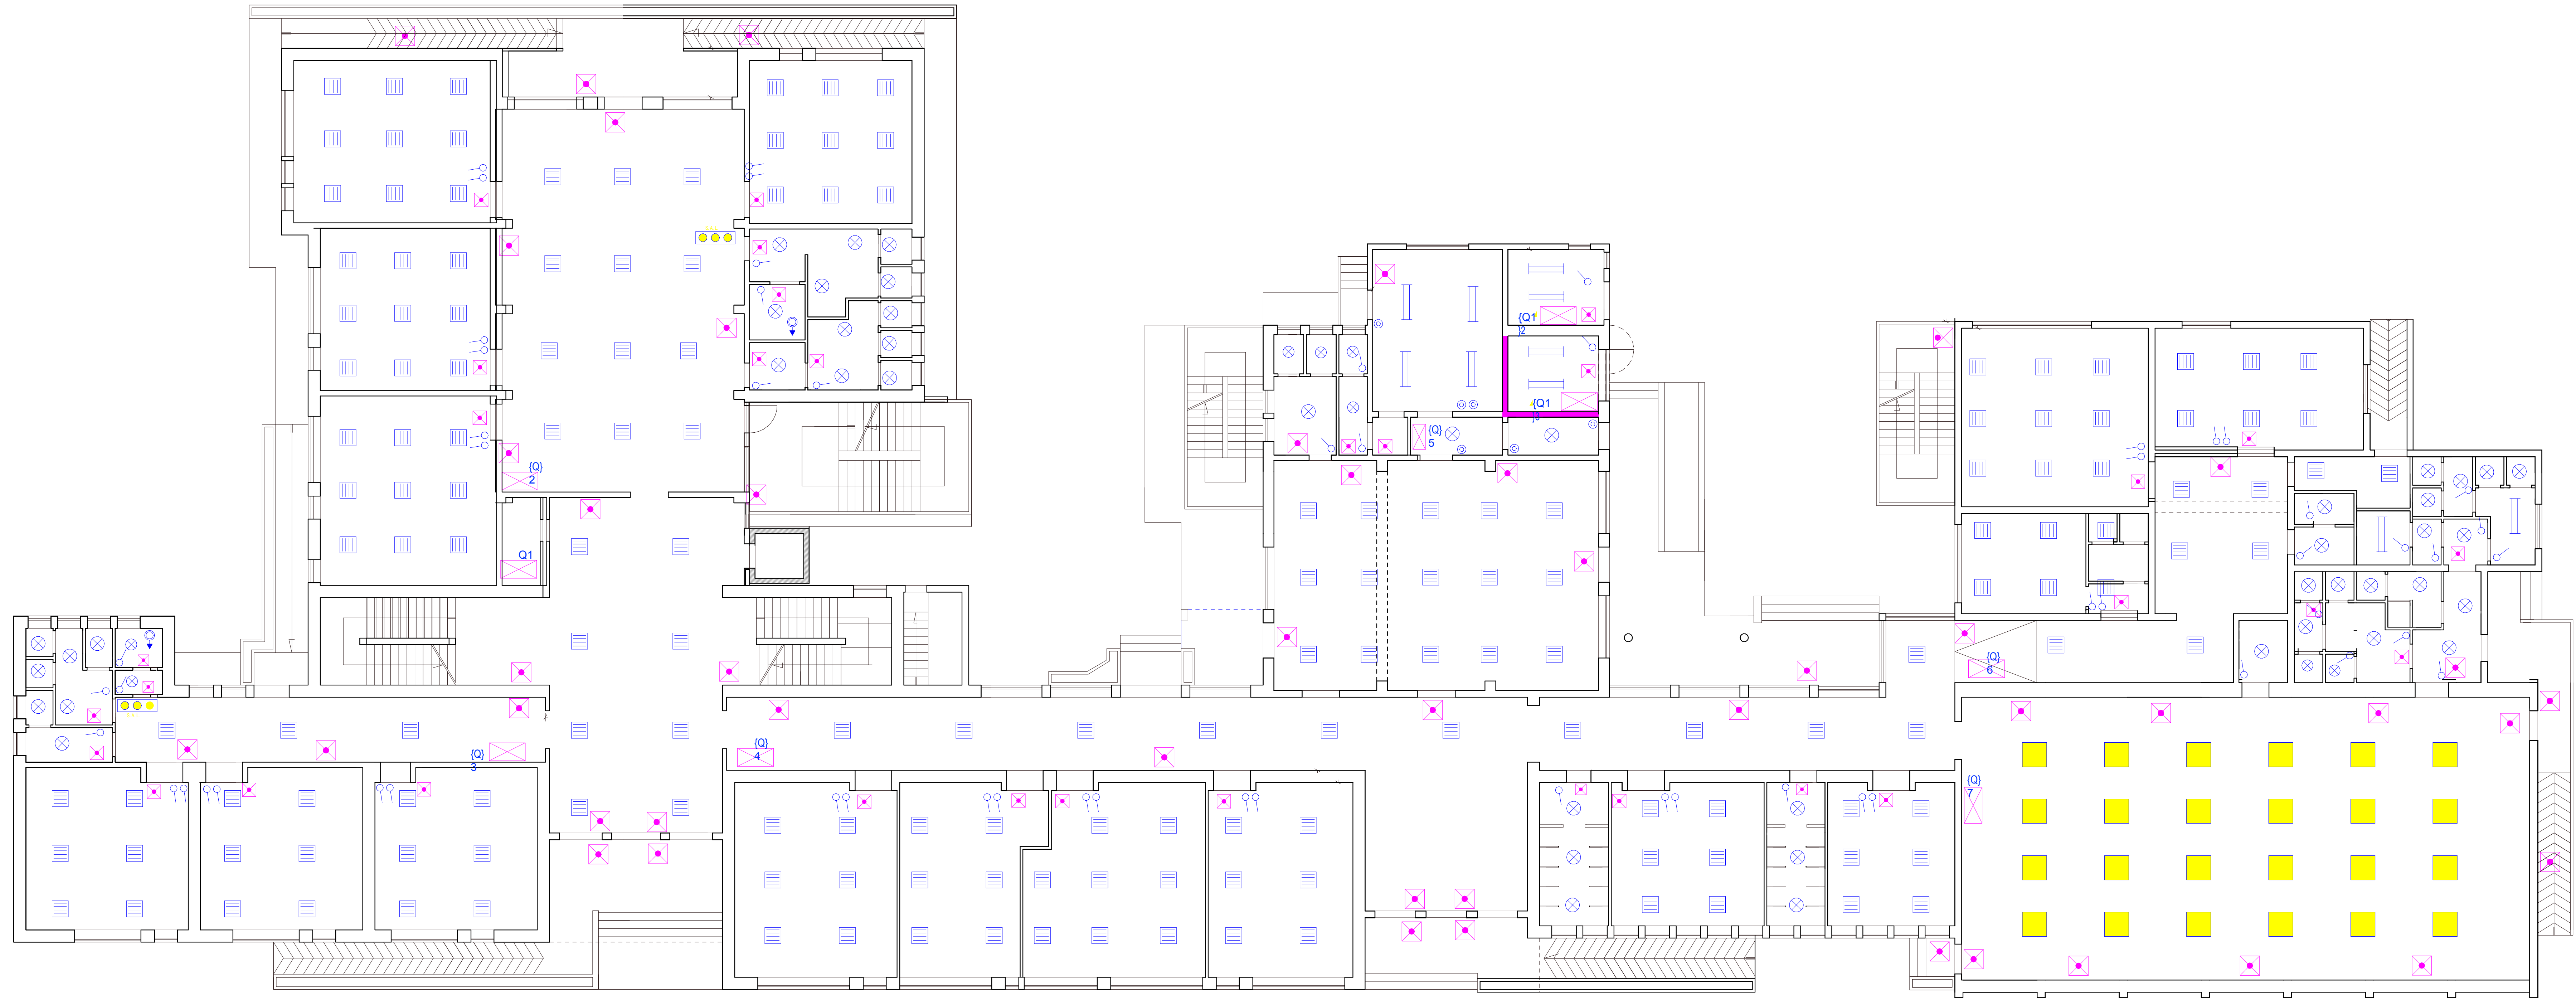

{PIANTA PIANO TERRA rappr. 1:100}