



COMUNE DI COPERTINO
PROVINCIA DI LECCE

Realizzazione di uno studio di registrazione musicale
"Iniziativa a sostegno dei giovani – Piano d'azione per favorire la partecipazione dei giovani alla vita attiva. Laboratori urbani in rete" dell'APQ Rafforzato "Sviluppo Locale"
(D.LIBERA C.I.P.E. N. 94/2012 - D.G.R. n. 322/2016 - BURP n. 48 del 29/04/2016)

Immobile di Via Spallanzani


PROGETTO ESECUTIVO

TAV. 4	IMPIANTI ELETTRICO-ELETTRONICO-ILLUMINAZIONE
SCALA	1:100
DATA	GIUGNO 2016


R.U.P. e PROGETTISTA	Ing. Rocco Maurizio ZACHEO
-------------------------	----------------------------

LEGENDA

- N. 1 Interruttore unipolare in scatola a parete
- N. 1 Interruttore unipolare in scatola stagna a parete
- N. 2 Interruttori unipolari in scatola a parete
- N. 3 Interruttori unipolari in scatola a parete
- Interruttore unipolare e Presa 2P+T 10/16 A bipasso in scatola a parete
- Presa 2P+T 10/16 A bipasso in scatola a parete
- Presa 2P+T 10/16 A bipasso in scatola stagna a parete
- Presa TV in scatola a parete
- Blocco presa e connettori in scatola a parete costituito da:
- n. 3 Presa 2P+T 10/16 A bipasso
- n. 1 Interruttore unipolare in scatola a parete
- n. 1 connettore TP (telefono) RJ45
- n. 1 connettore TP (telefono) RJ12
Posto telefonico interno a parete
- Posto telefonico esterno
- Centralino telefonico modulare DIN
- Armadio rack a parete per rete trasmissione dati
- Quadro elettrico generale a parete
- Punto ubicazione contatore energia elettrica
- Corpo illuminante a soffitto con due tubi fluorescenti da 58 W
- Corpo illuminante a soffitto con due tubi fluorescenti da 36 W
- Corpo illuminante a soffitto con due tubi fluorescenti da 18 W
- Corpo illuminante a soffitto con un tubo fluorescente da 36 W
- Corpo illuminante a soffitto con un tubo fluorescente da 18 W
- Corpo illuminante a parete con lampada fluorescente compatta da 23 W
- Corpo illuminante stagno a soffitto con due tubi fluorescenti da 36 W
- Corpo illuminante stagno a parete con lampada fluorescente compatta da 23 W
- Gruppo autonomo per illuminazione d'emergenza con un tubo fluorescente da 18 W
- Ventilconvettore elettrico monospilli a pavimento

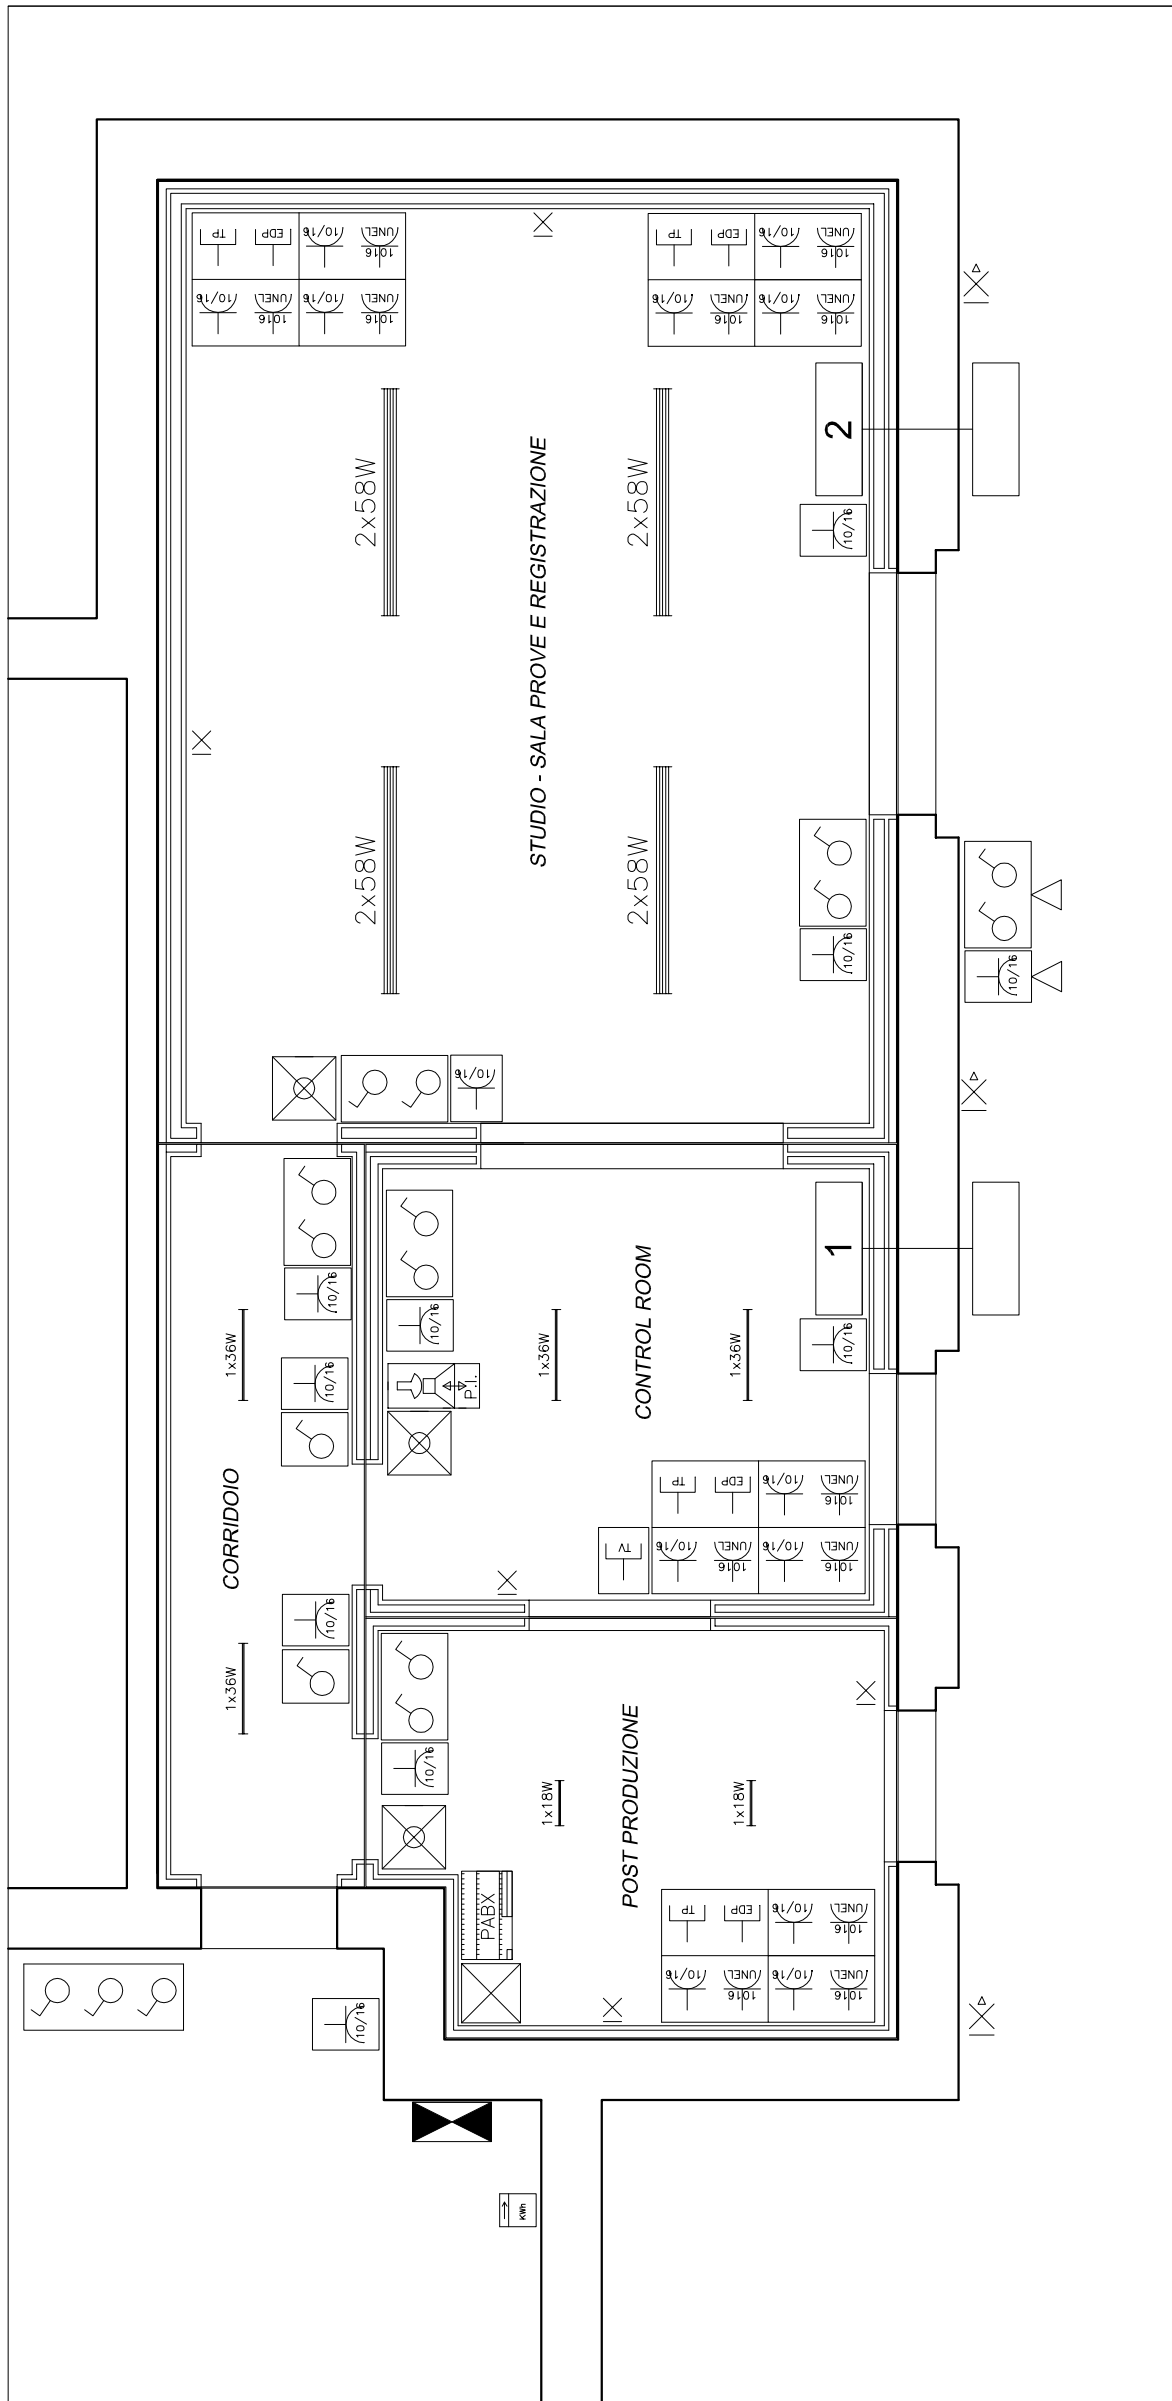

SCHEMA IMPIANTO ELETTRICO E DI ILLUMINAZIONE
SCALA 1: 50

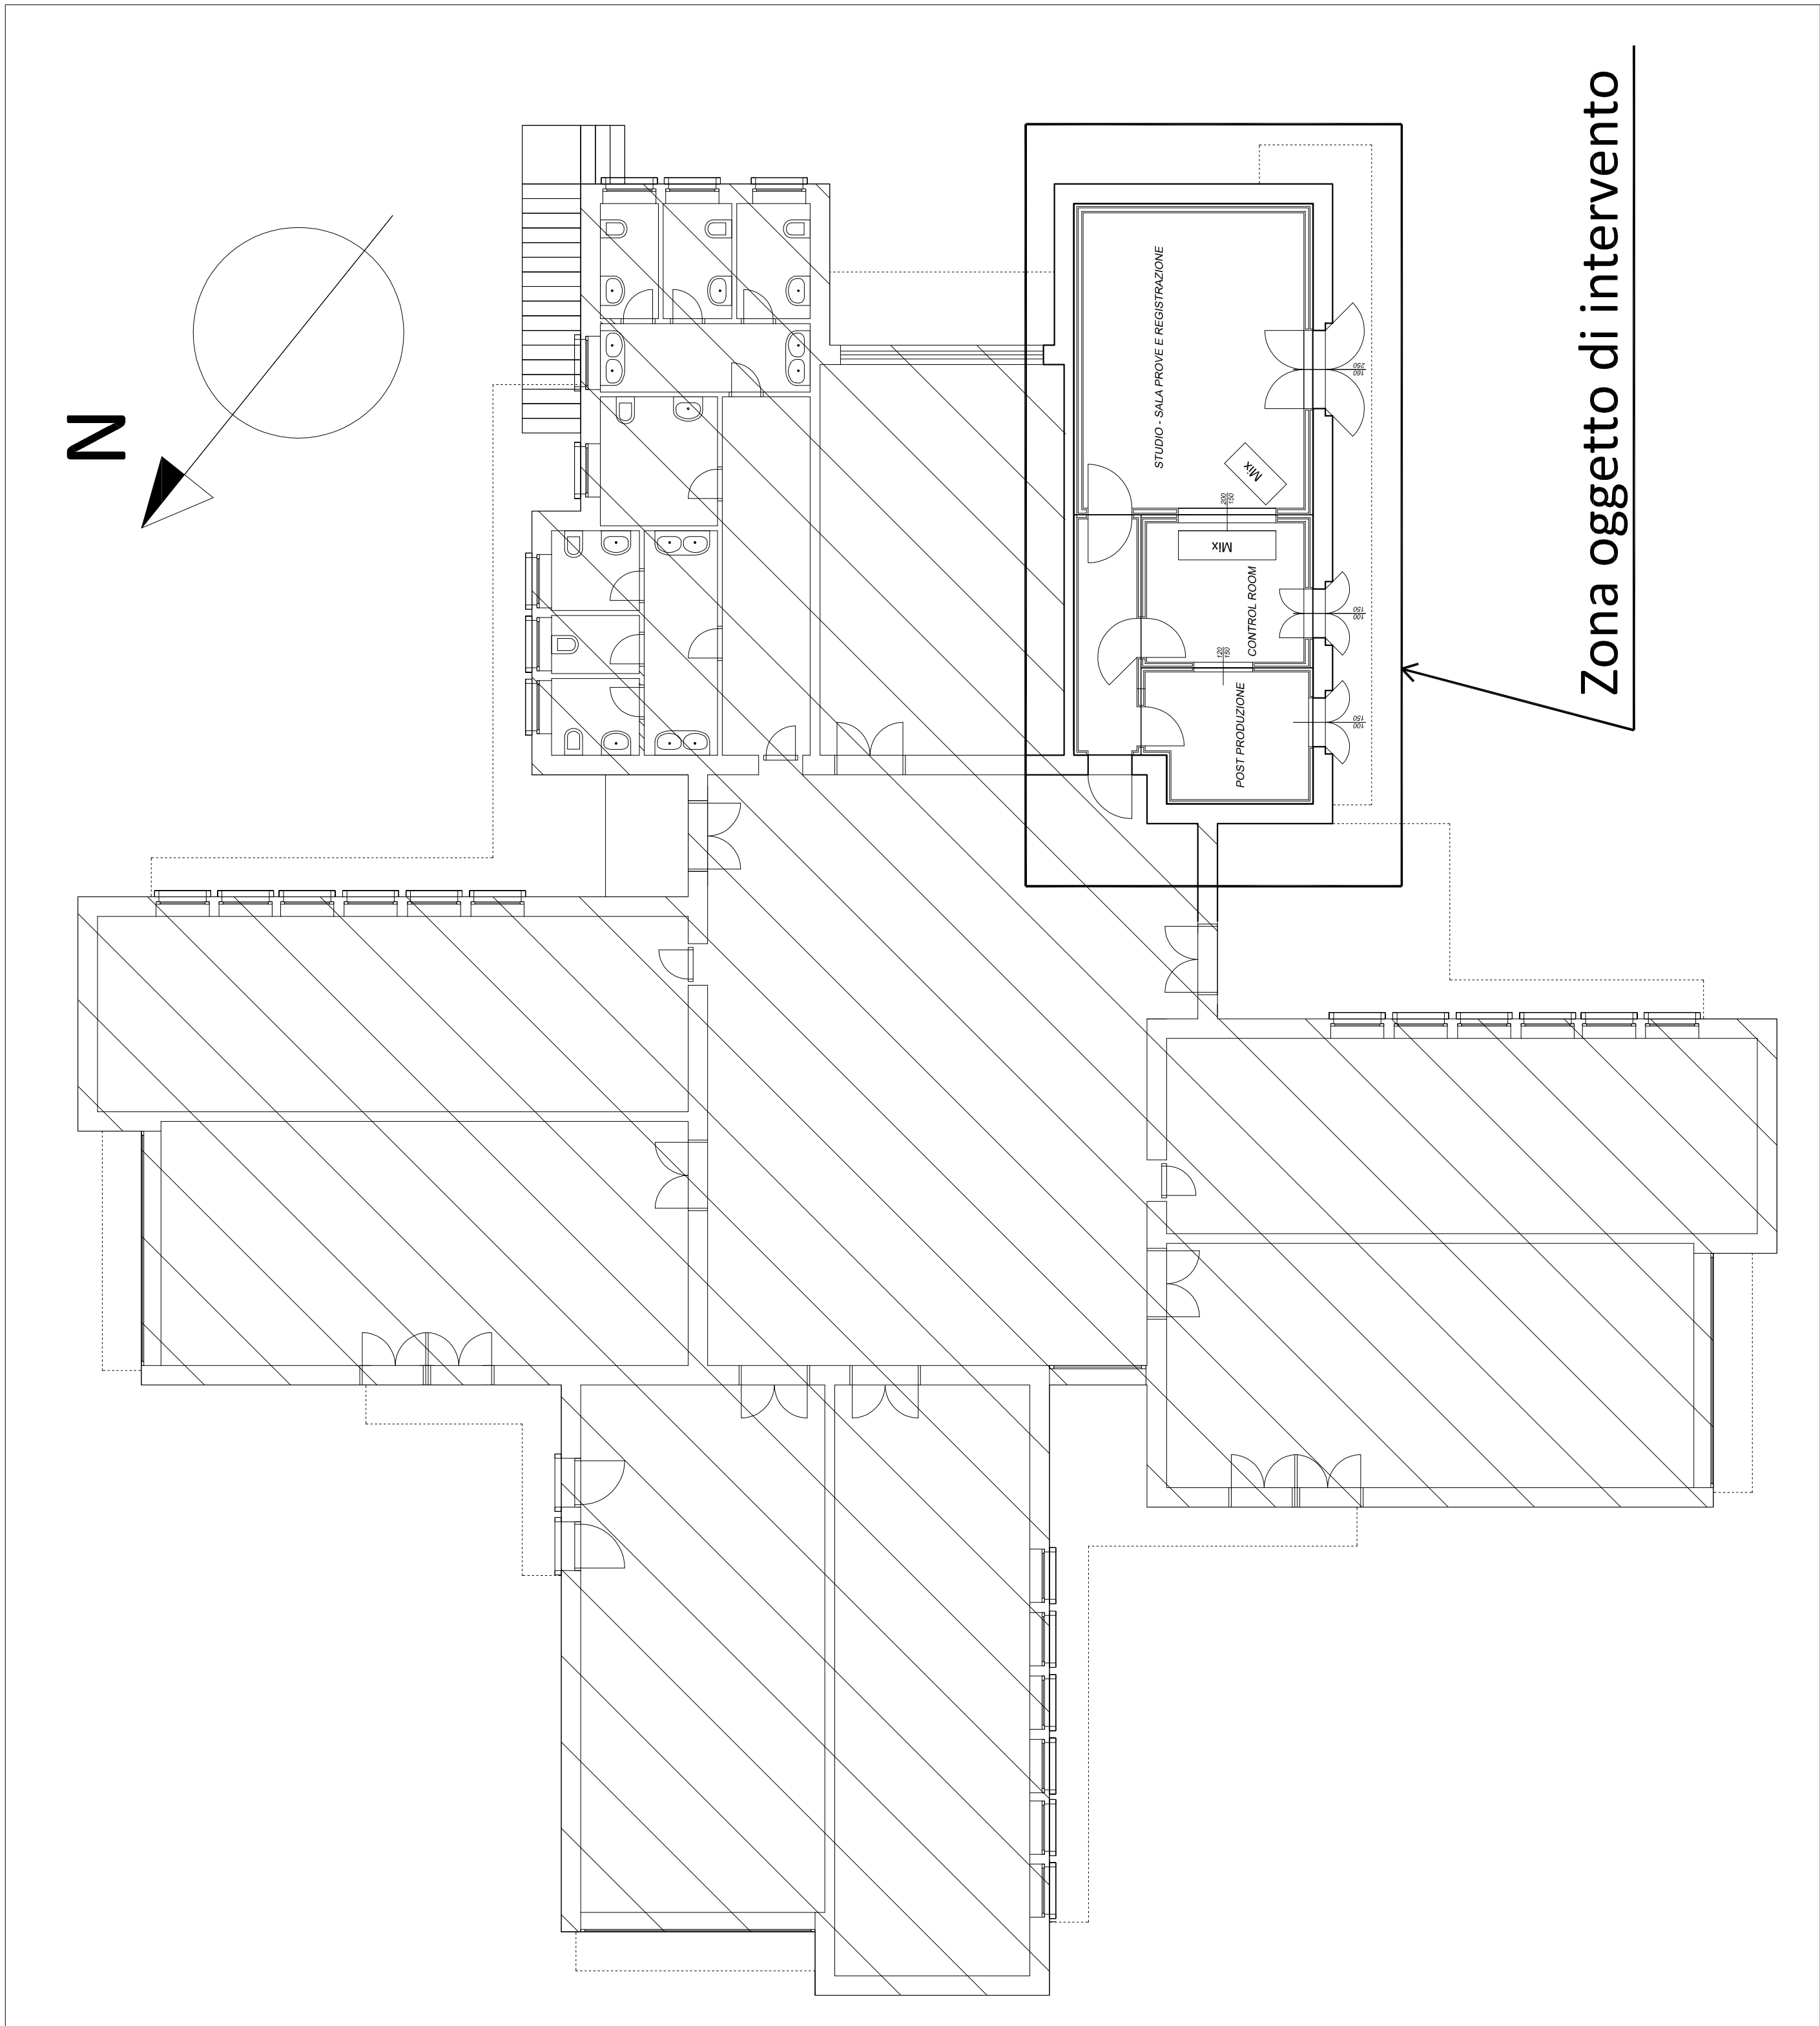

PIANO TERRA DI PROGETTO
SCALA 1: 100

Zona oggetto di intervento

USB 48IN/48OUT
MADI BNC
CAT5e

STUDIO - SALA PROVE E REGISTRAZIONE

CONTROL ROOM

POST PRODUZIONE

DIGIGO S21 - DMI MADI BNC - MGB

12 MIC/LINE IN-6 OUT+2 CUFFIE

DSP + IN/OUT PROTOCOLS

12 MIC/LINE IN-6 OUT+2 CUFFIE

NOTA: Tutte le apparecchiature sono collegate tra loro con cavo di rete, non servono switch. S21 attraverso MGB è collegato alla rete digigrid.

SCHEMA CONNESSIONI ELETTRONICHE
SCALA 1: 20